




Obiettivo specifico 9.6-Incremento della legalità nelle aree ad alta esclusione sociale e miglioramento del tessuto urbano nelle aree a basso tasso di legalità

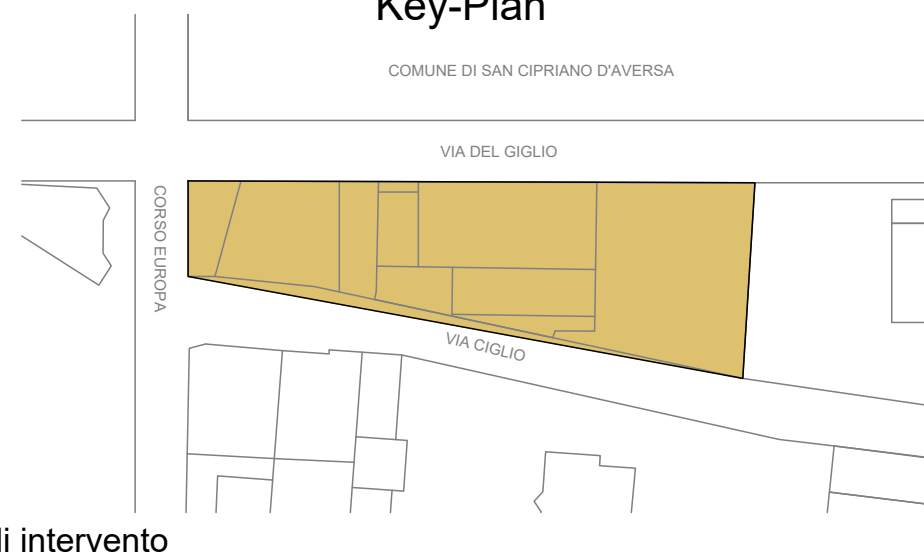

OGGETTO: Progetto di realizzazione di un "Centro Polifunzionale con laboratorio artigianale per la produzione di mozzarella di buafa", su bene confiscato alla camorra, nel comune di Casapesenna, in via Corso Europa

PROGETTO DEFINITIVO ED ESECUTIVO

UBICAZIONE:
CORSO EUROPA

RIFERIMENTO CATASTALE:
FOGLIO 1
P.LLA 121

P.R.G.:
ZONA B


ILLUMINAZIONE, FM E IMPIANTI SPECIALI

- PIANTA PIANO INTERRATO SCALA 1:100
- PIANTA PRIMO PIANO SCALA 1:100

SPAZIO RISERVATO AI VISTI DA PARTE
DEGLI ENTI.



PROPRIETÀ:

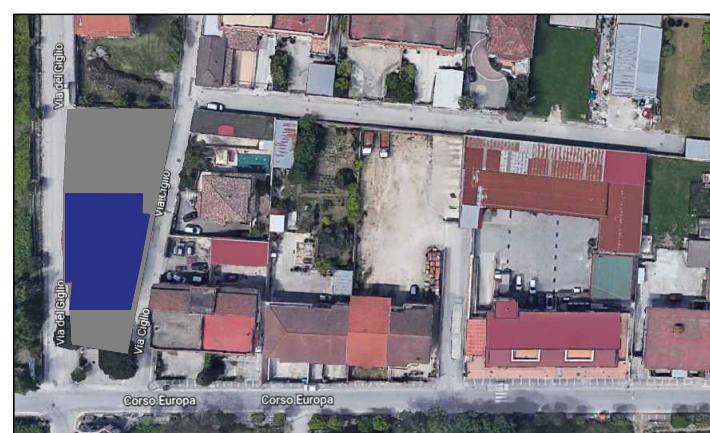


IMPIANTI ELETTRICI E SPECIALI:


TAVOLA C.8

IL COMMITTENTE

IL TECNICO: ARCH. SPARACO GIOVANNI COLL. TECNICO ING. SANTO RESTINO COLL. TECNICO ING. GAROFALO EMILIO

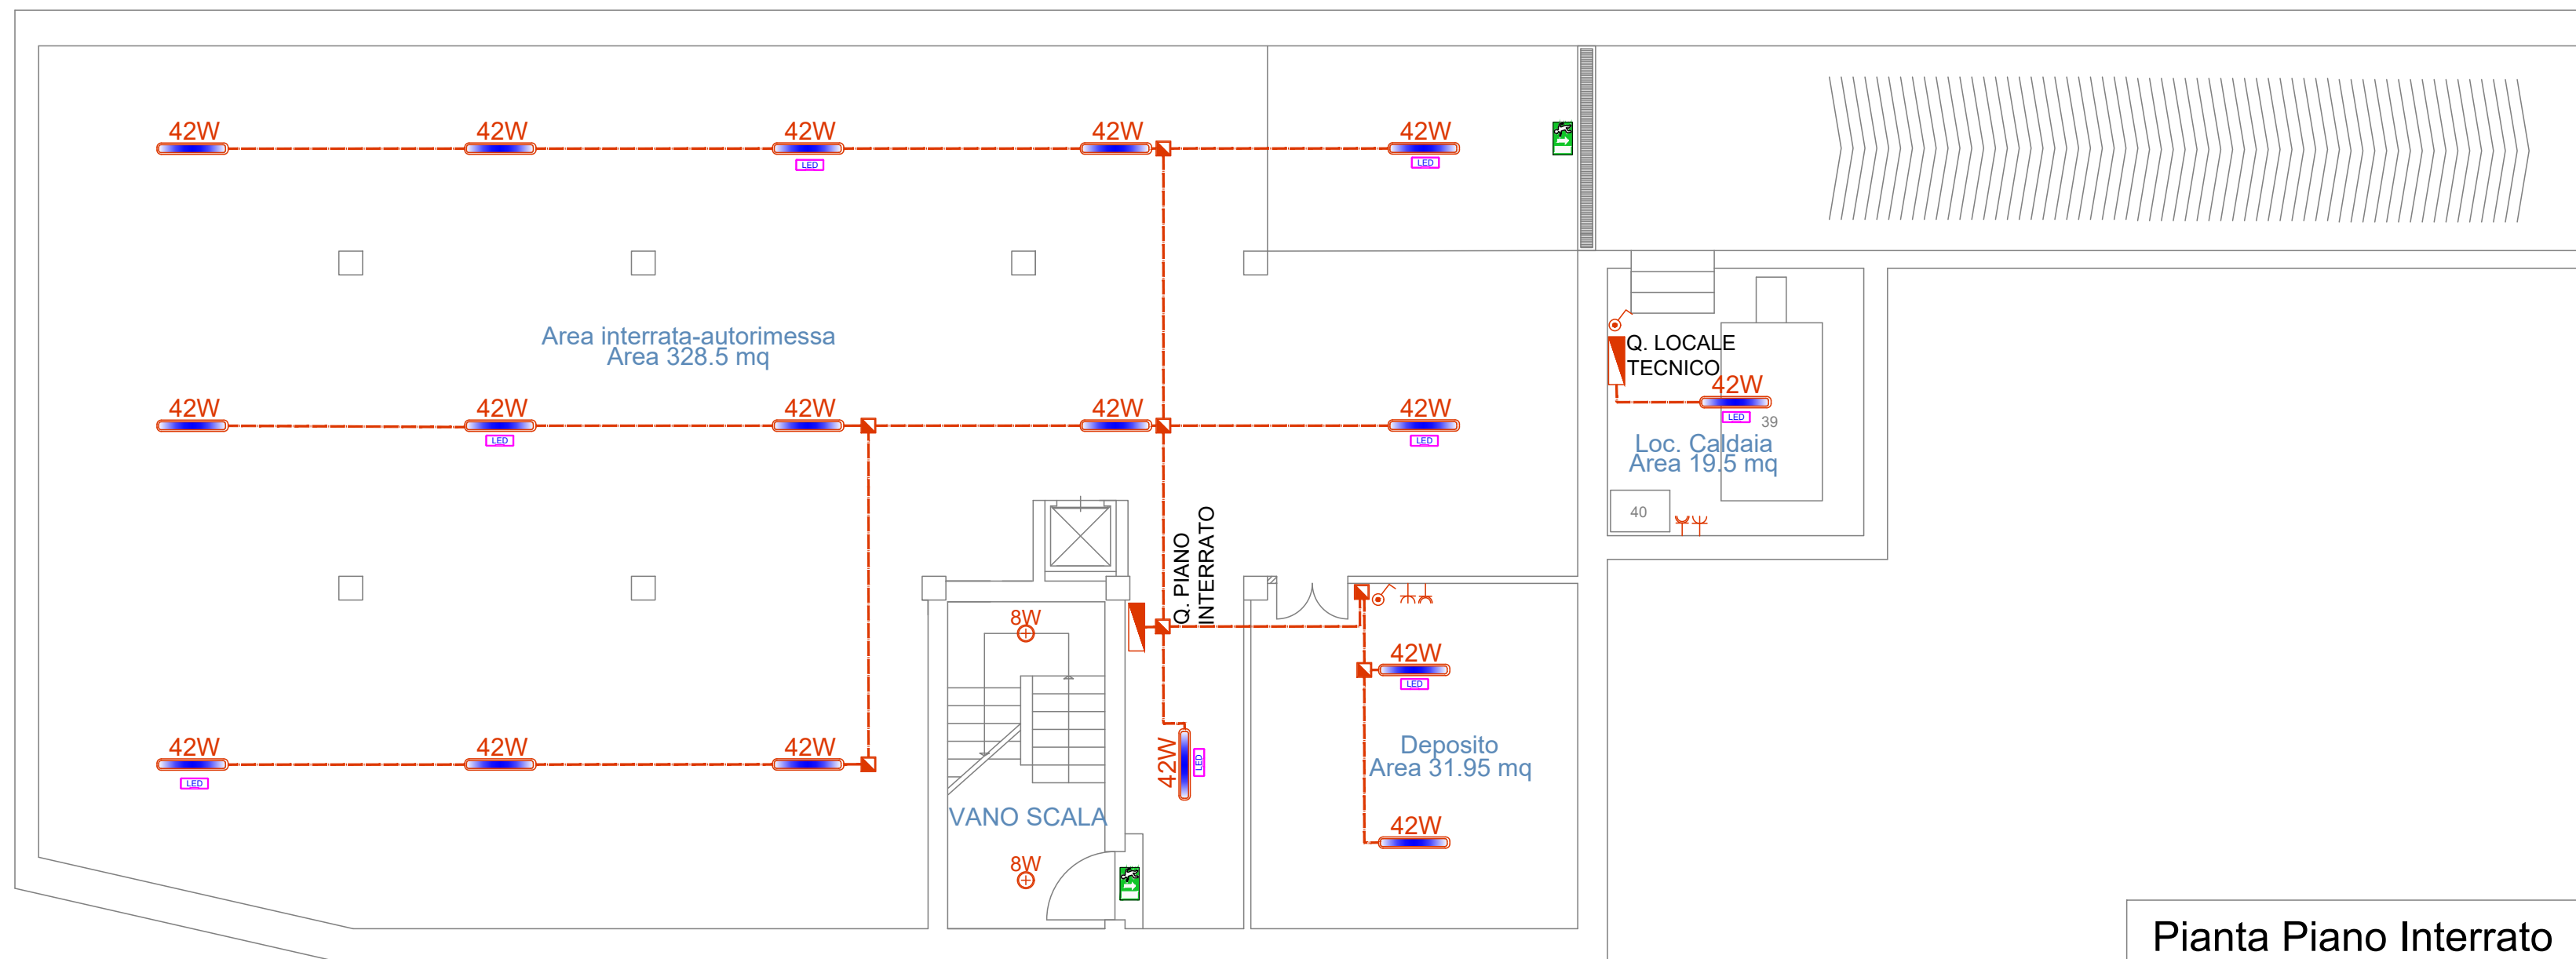

Pianta Piano Interrato

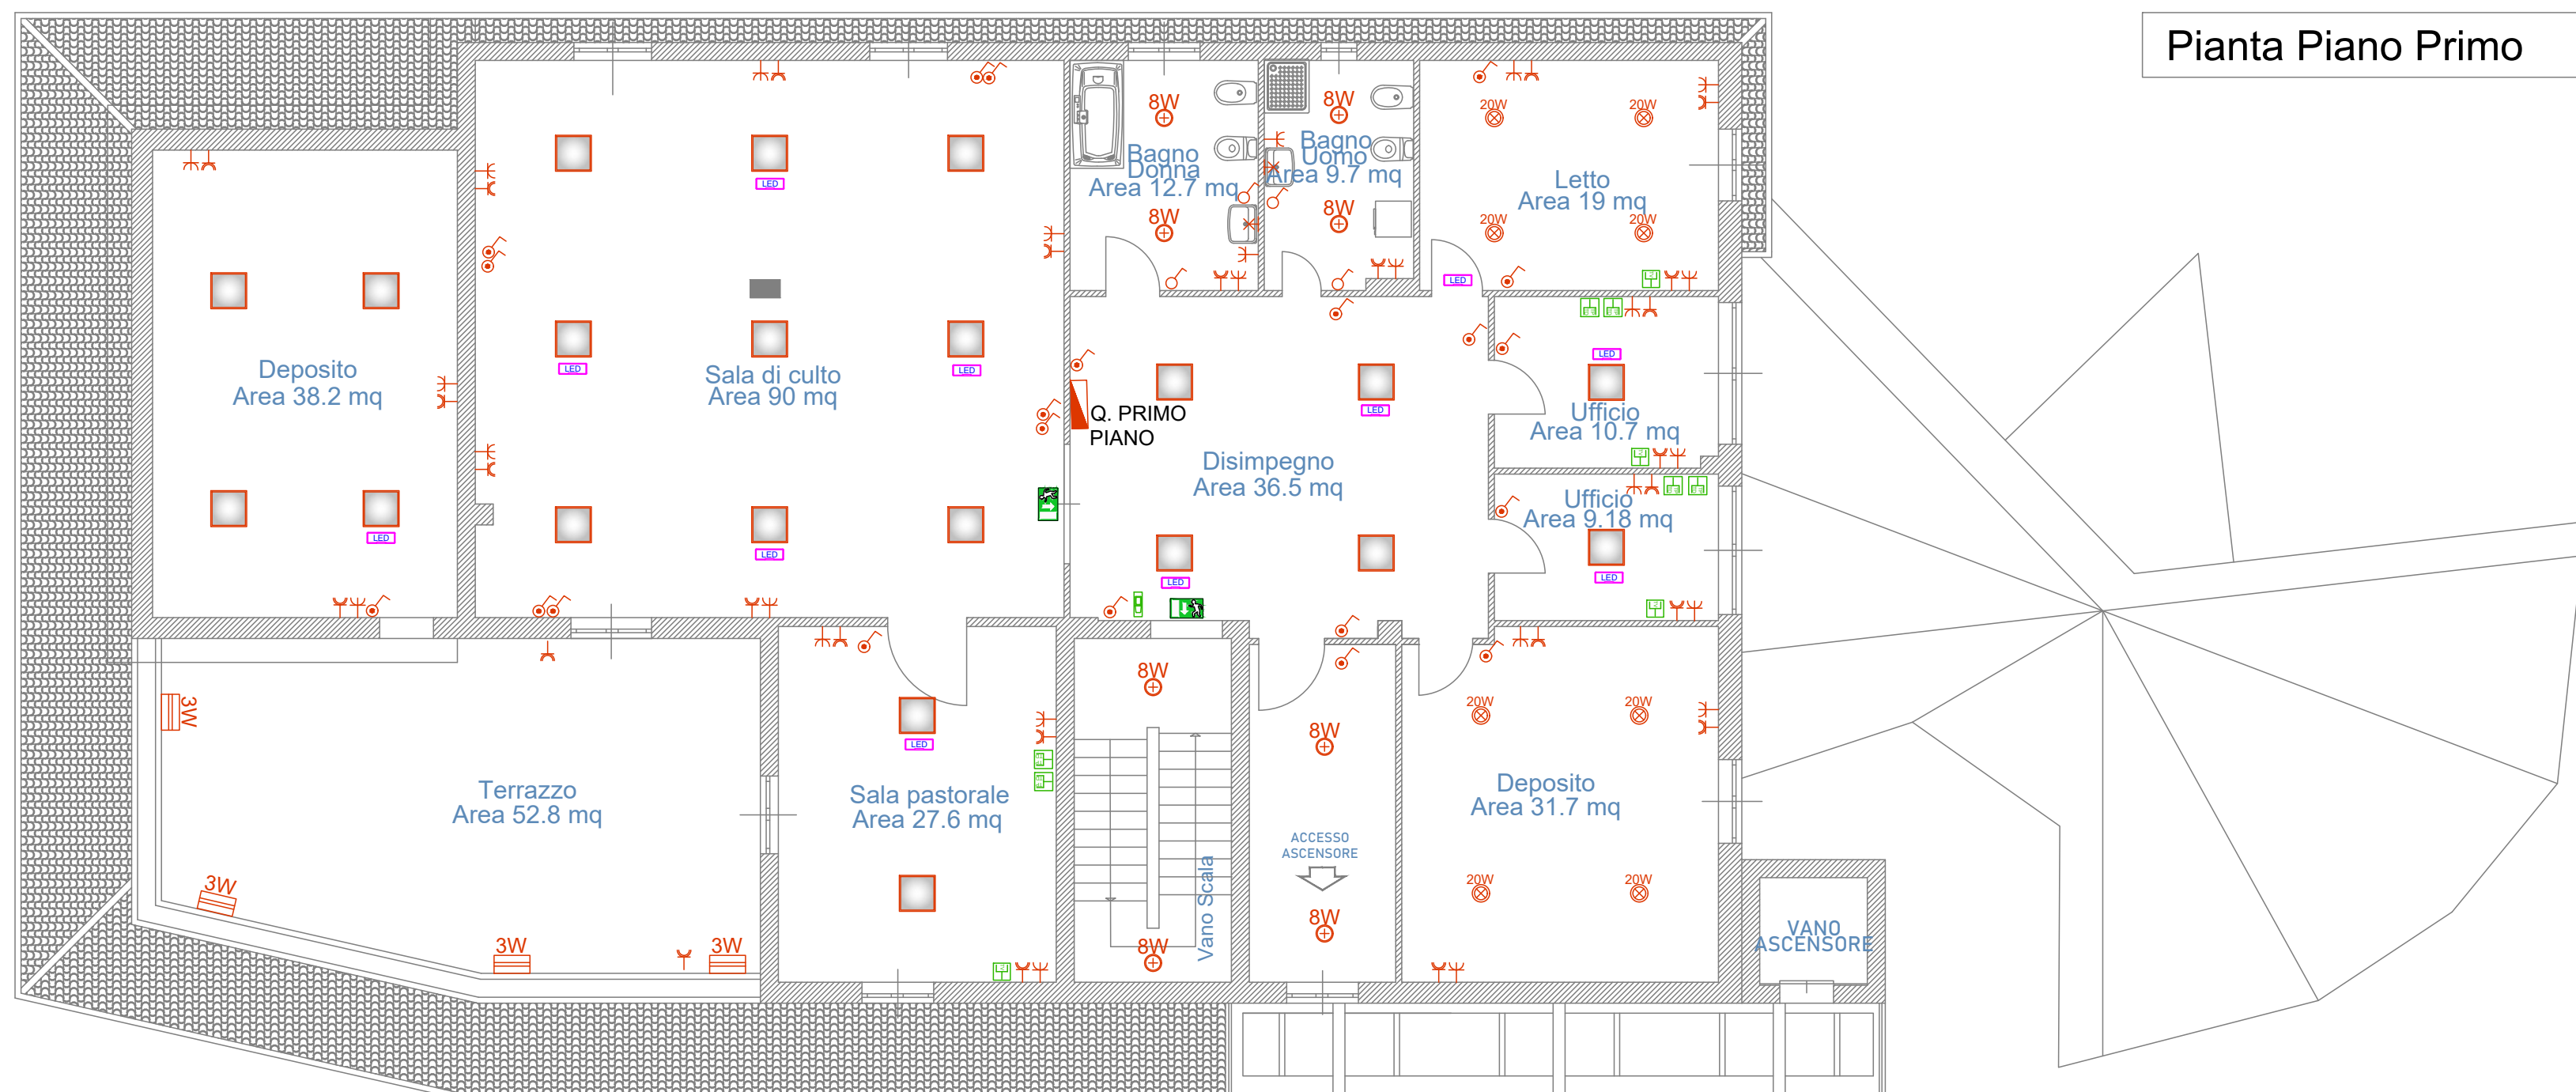

Pianta Piano Primo

LEGENDA ELETTERICA	
SIMBOLO	DESCRIZIONE
	Quadro elettrico di zona
	Plafoniera IP 55 a tecnologia LED 42W
	Plafoniera a soffitto a tecnologia LED 8W
	Interruttore unipolare da incasso a pulsante
	Tubazione rigida tipo RK Ø 20mm.
	Cassetta di derivazione da esterno IP 55
	Plafoniera a soffitto a tecnologia LED 20W
	Faretto da incasso a parete a LED 3W h. 45 cm.
	Plafoniera PanLED 36W 600x600 IP 65 4000K
	Presa Bipasso - 10/16A - 230V
	Presa Unel/Bivalente - 10/16A - 230V
	Punto luce a parete
	Kit di emergenza LED o lampada autoalimentata aut. 60'
	Apparecchio LED per la segnaletica di emergenza

LEGENDA SPECIALI	
SIMBOLO	DESCRIZIONE
	Presa telefonica con RJ45 cat.5E
	Punto presa TV SAT
	Videocitofono posto interno

N.B. Prima della realizzazione, verificare con la D.L. il modello esatto delle apparecchiature da installare e la reale ubicazione. Confrontare inoltre la coerenza delle specifiche tecniche e delle prescrizioni.

PIANO INTERRATO				
Descrizione	TIPO	Quantità	Potenza W	TOTALE
ILLUMINAZIONE	PLAFONIERA STAGNA A	17	34	578
	TECNOLOGIA LED 2X36			
Altre e varie		1	1000	1000
			Totale per zona W	1578

PIANO PRIMO				
Descrizione	TIPO	Quantità	Potenza W	TOTALE
ILLUMINAZIONE	VARIE	1	1000	1000
Altre e varie		1	3000	3000
			Totale per zona W	4000